


01 PLANTA BAIXA TÉRREO
 ESCALA: 1:75
 ÁREA TOTAL: 233,40m²

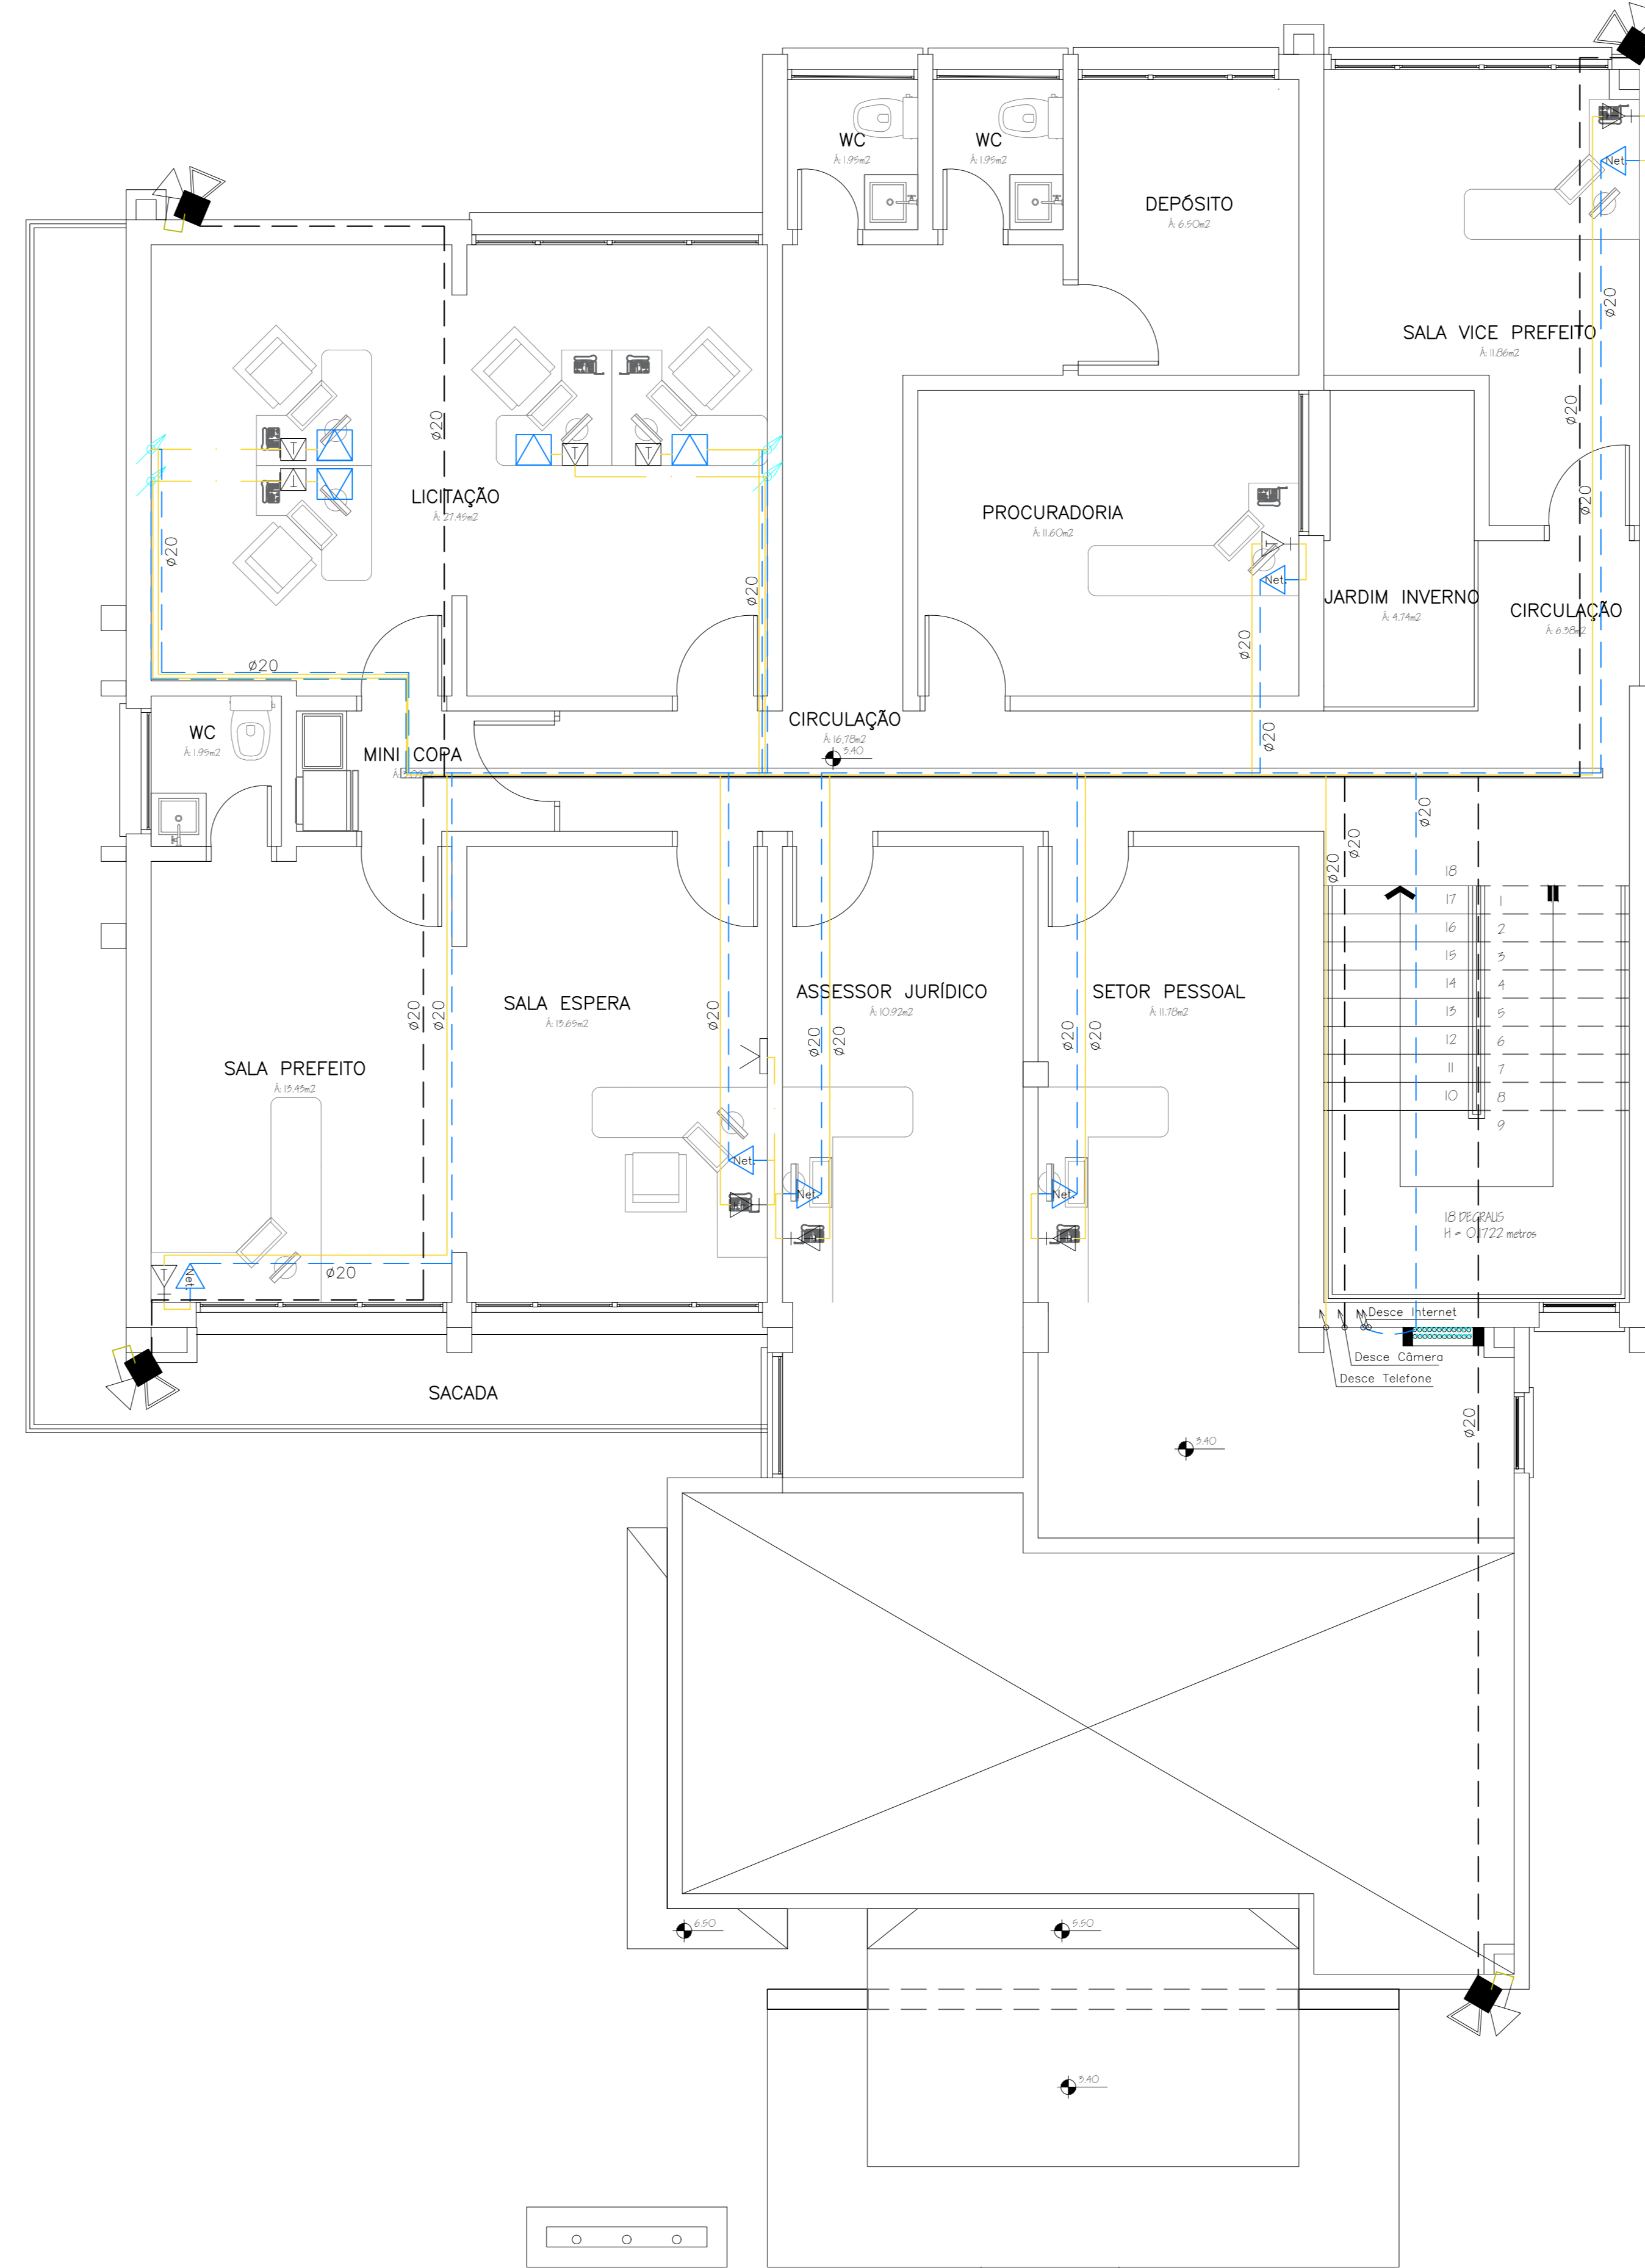

02 PLANTA BAIXA 2º PVT.
 ESCALA: 1:75
 ÁREA TOTAL: 198,75m²

EQUIVALÊNCIA DO DIÂMETRO DOS ELETRODUTOS

Ø 16 mm	1/2"
Ø 20 mm	3/4"
Ø 25 mm	1"
Ø 32 mm	1 1/4"
Ø 40 mm	1 1/2"
Ø 50 mm	2"
Ø 75 mm	3"

LEGENDA

- CENTRAL DE ALARME DE ROUBO E TV
- CAIXA PASSAGEM LÓGICA OU DG DE TELEFONIA
- SUPORTE C/ CÂMERA CCD 1/3 480 LINHAS
- TOMADAS 220 V ALIM. FONTE 12V C/ CABO PARALELO= 2x1,5mm² (2,0m DO PISO ACABADO)
- MONITOR LCD 20"
- CB 20/21 CABO COAXIAL RG59 C/ N° PONTA
- GRAVADOR DIGITAL DVR D/4 CÂMERAS
- RUBI 48 PORTAS
- CENTRAL TELEFÔNICA
- TOMADA DE TELEFONE
- TOMADA TELEFONICA/PISO
- ROTEADOR/WIFI

RUI CESAR SARETTA	ENGENHARIA		
	ENGº CIVIL CREA RS: 80.020-D	Obra: REFORMA E AMPLIAÇÃO PREFEITURA MUNICIPAL DE LAJEADO DO BUGRE	
Fone: 55 - 8412-2887	Local: RUA CLEMENTINO GRAMINHO - LAJEADO DO BUGRE - RS		
Resp. Técnico:	Conteúdo: PROJETO CABOS TELEFONIA/CÂMERA/INTERNET		
	Proprietário: Roberto Maciel Santos Prefeito Municipal		
PRANCHA: 07	ESCALA: 1 : 75	ÁREA 107,35m ²	DESENHOS:
DATA: FEVEREIRO/2020			